



RZUT PIĘTRA 4 - Przejście ewakuacyjne z budynku D do budynku C

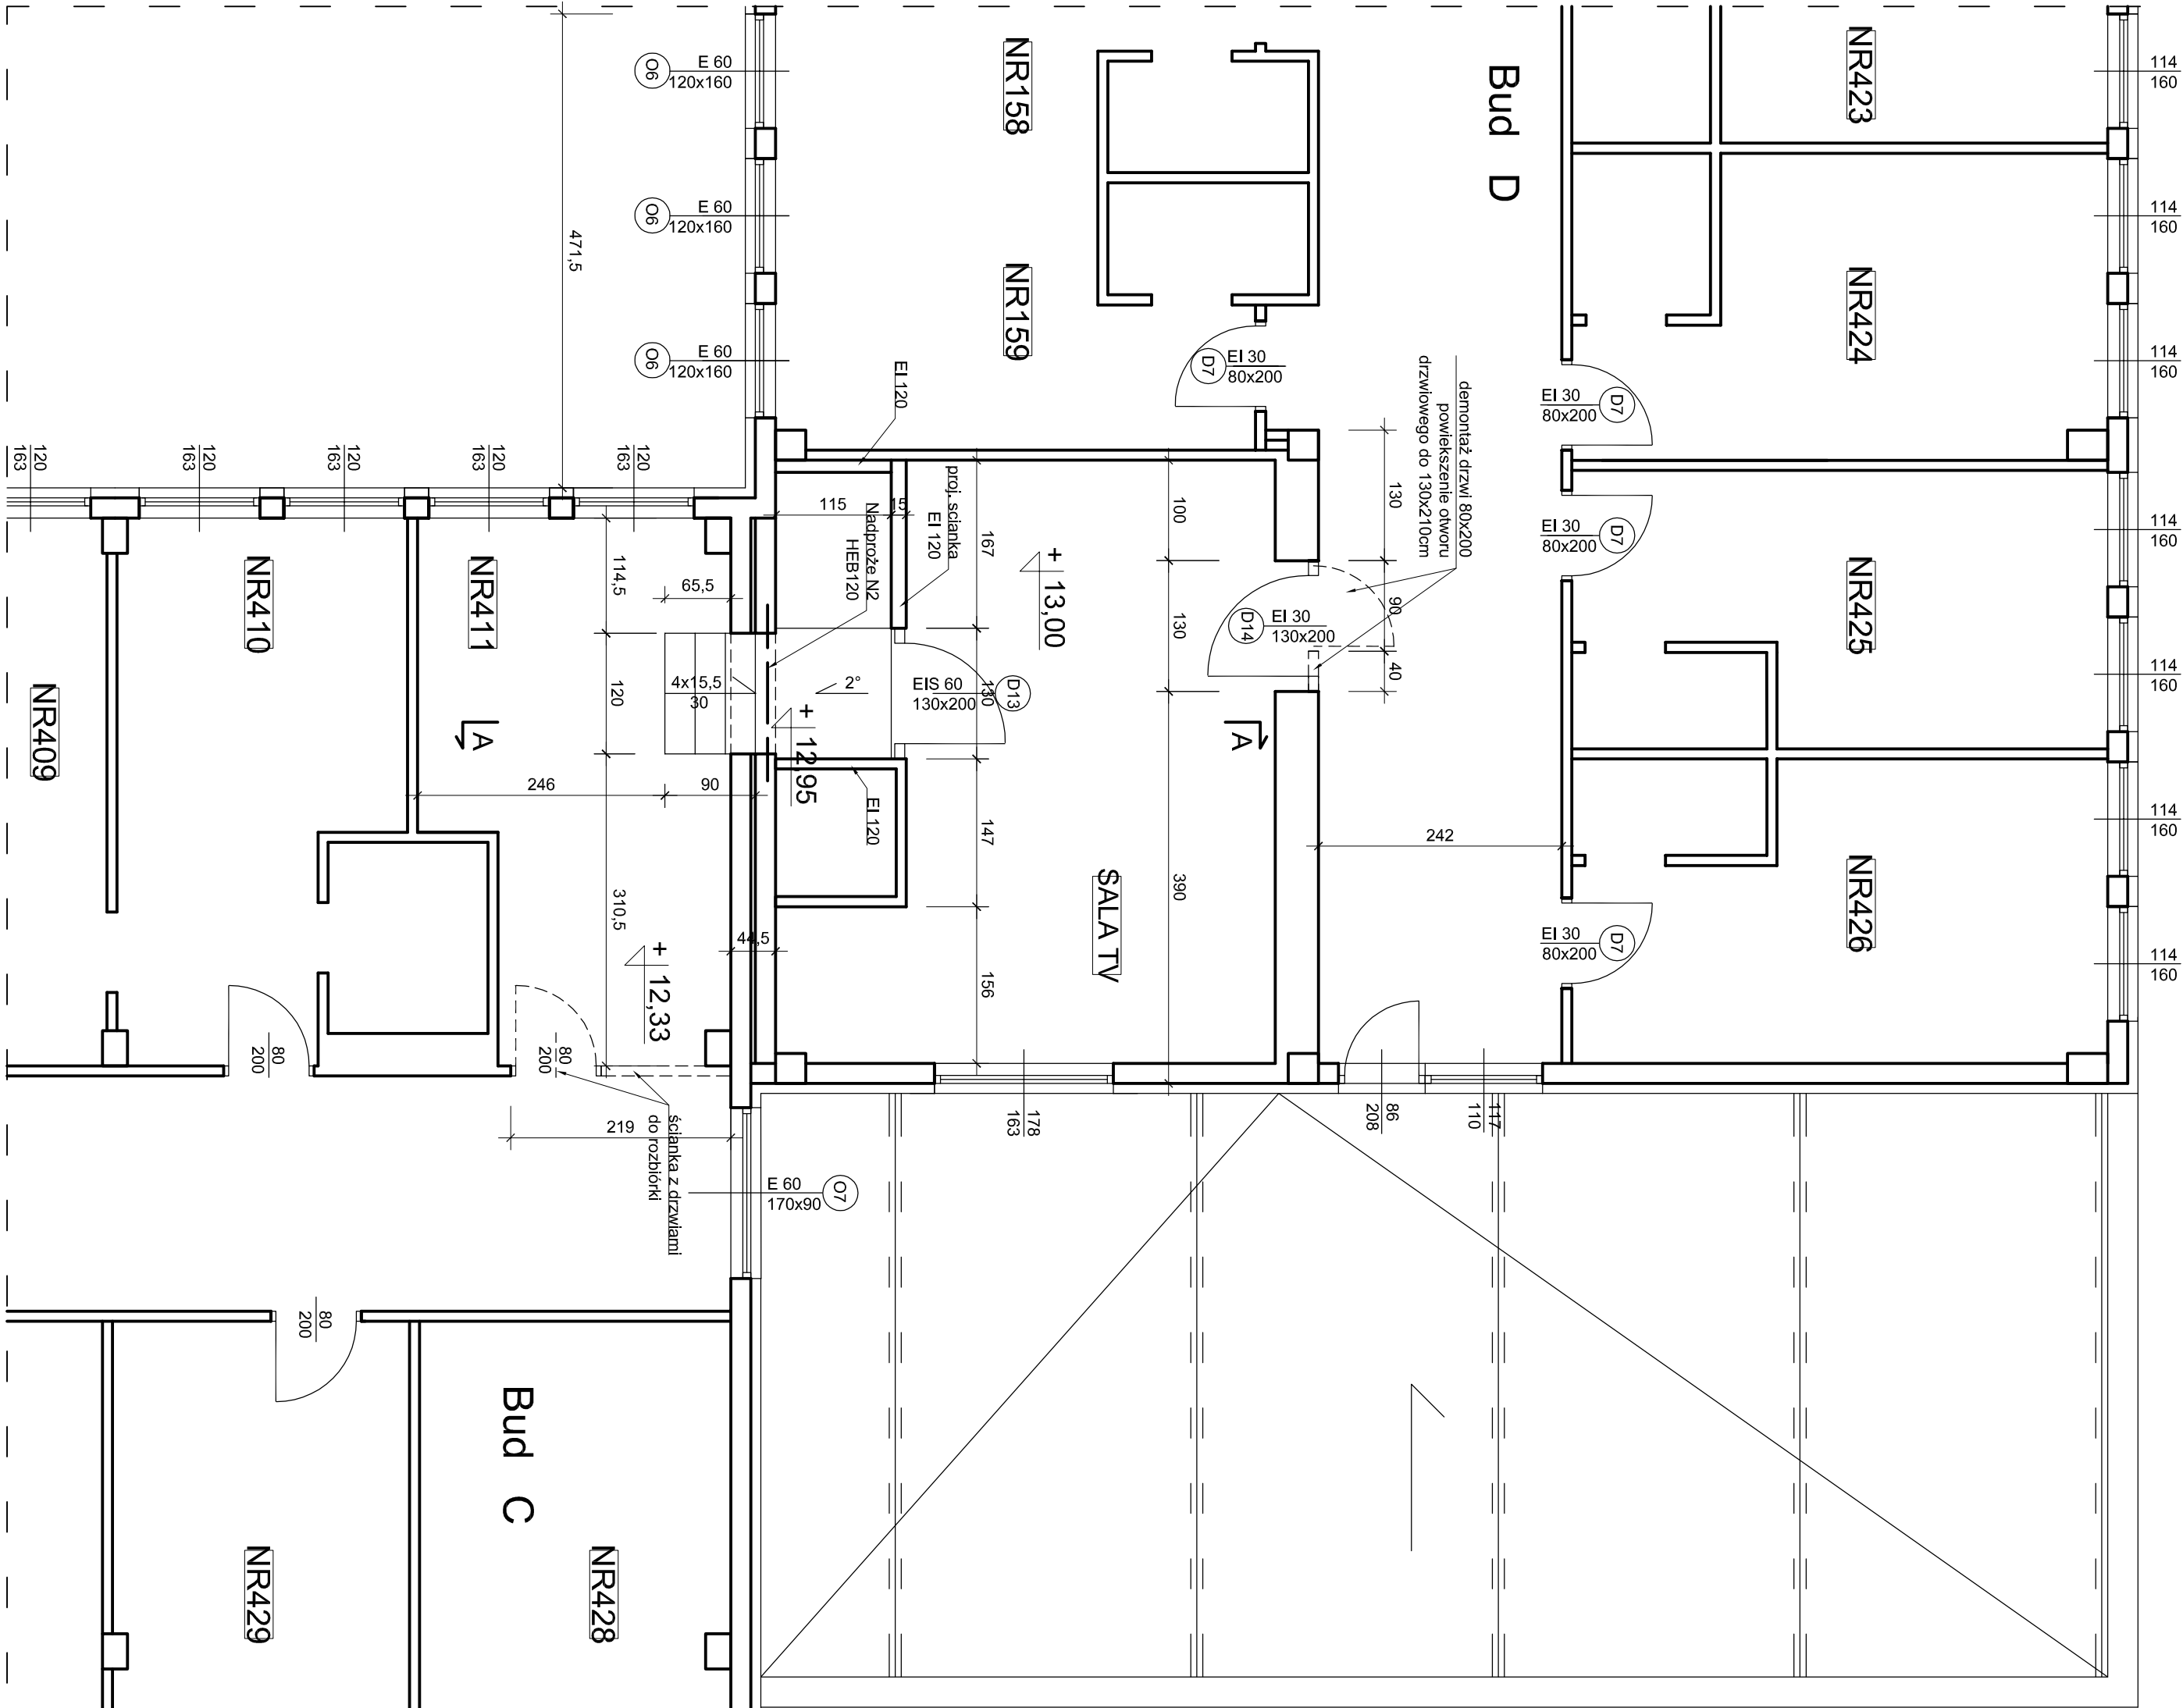

PRZEKRÓJ A - A

Segment D

Segment C

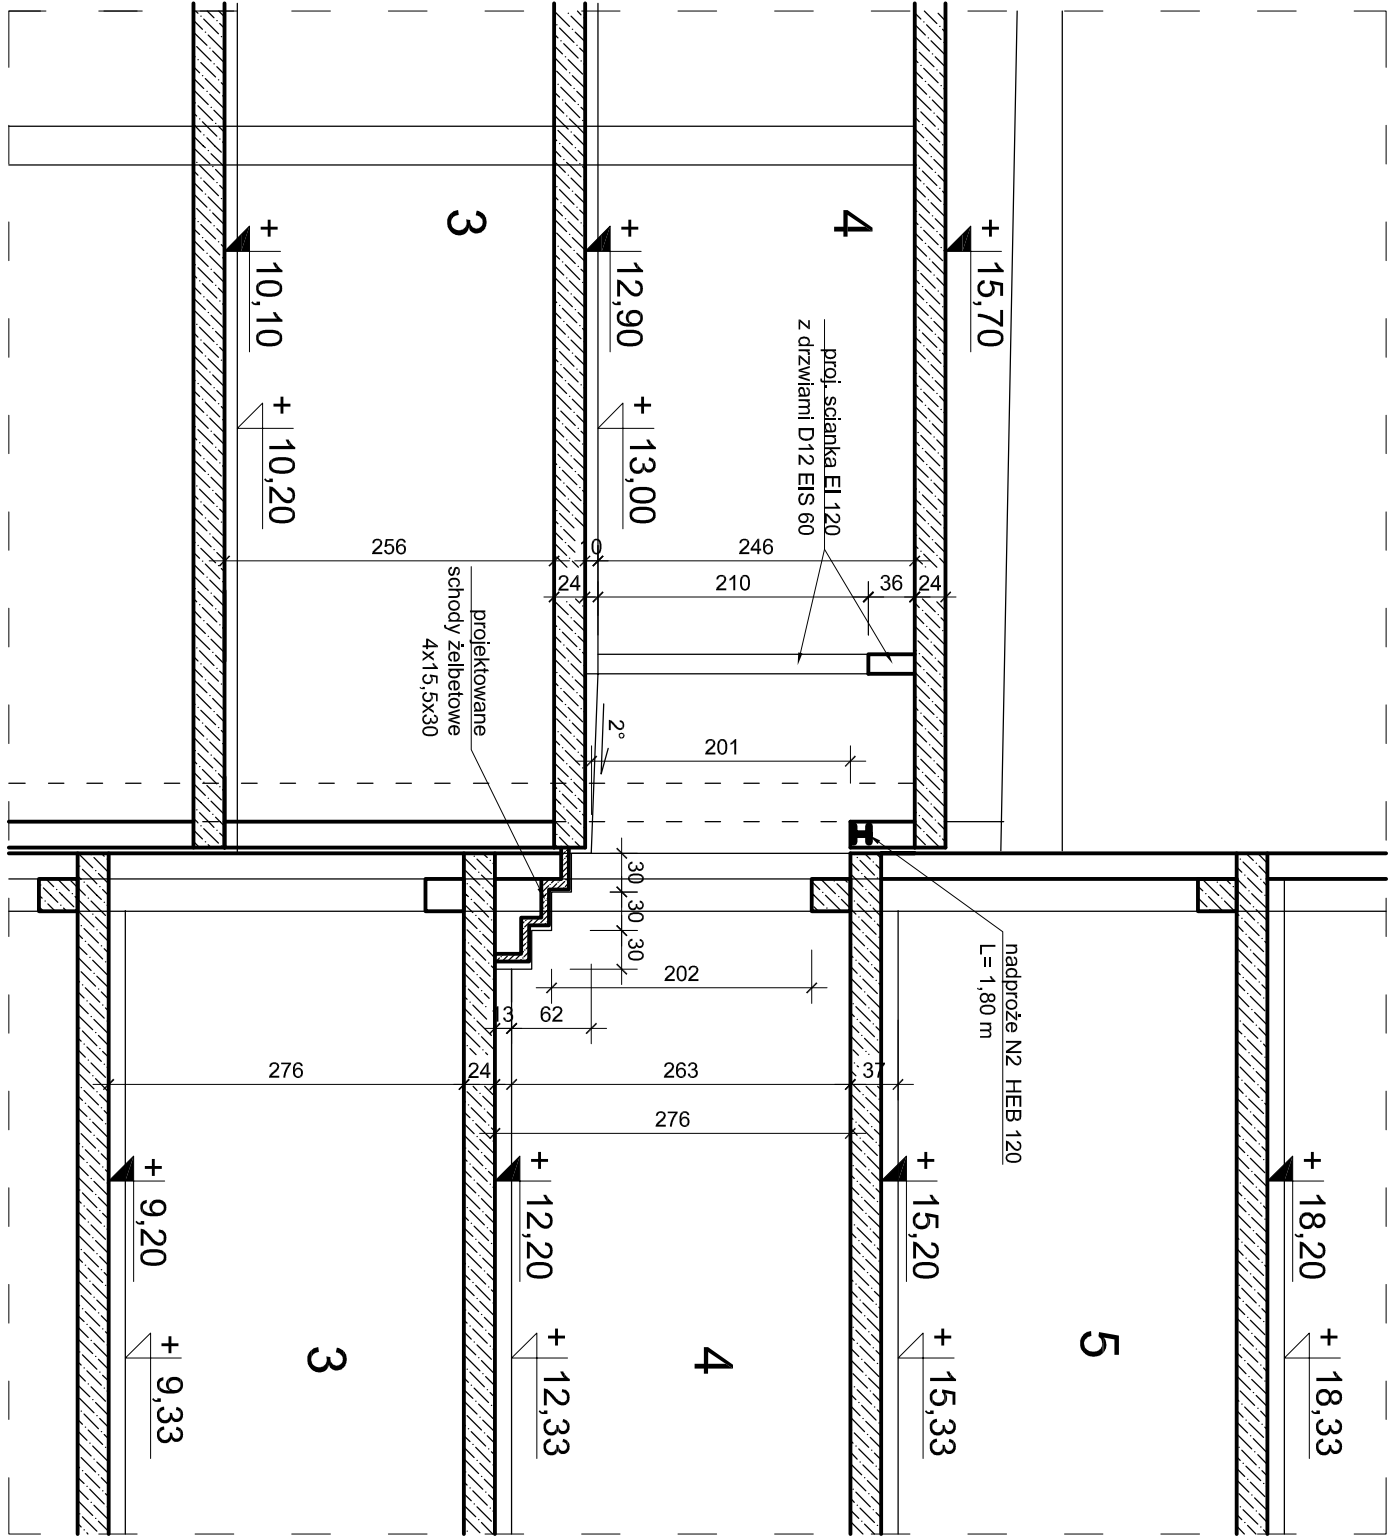

<div><div><div></div><div>COMPLEX CONTROL</div></div><div>COMPLEX-CONTROL, Michał Rybicki 11-038 Gdańsk Tel. 514-077-203</div></div>			
STADIUM PROJEKTU EKSPERTYZA TECHNICZNA			
PROJEKT EKSPERTYZA KONSTRUKCYJNA BUDYNKU AKADEMII JANA DŁUGOSZA W CZĘŚCI OMIĘJAJĄCEJ NIZIĄCE PRZESZKONYWANIA DO OBRÓWYJUNKOWYCH PRZESZKONYWANIA POŻAROWEGO			
PRACE KONSTRUKCJA			
TEMAT: PRZEJŚCIE EWAKUACYJNE Z SEGMENTU D DO C			
OPRACOWAŁ: mgr BOGUSŁAW KASPRZYŃSKI UPR. NR 0163	PROJEKT:	DATA: 2016.04	
OPRACOWAŁ: mgr JÓZEF WYKROTA UPR. RZECZ. NR RZEX01607	PROJEKT:	SKALA: 1:50	
		STRONA: 8	